


PO PŘEVĚŘENÍ OKRUPY A ZATŘEŠENÍ SKLADNÉHO ZDVA
 POLOŽKA NOVÁ, BETONOVÁ PĚLAŽBA 500x500mm
 DO VYSPRÁVĚNÍ, ČI NOVĚ POLOŽENÉHO POKRYTÍ

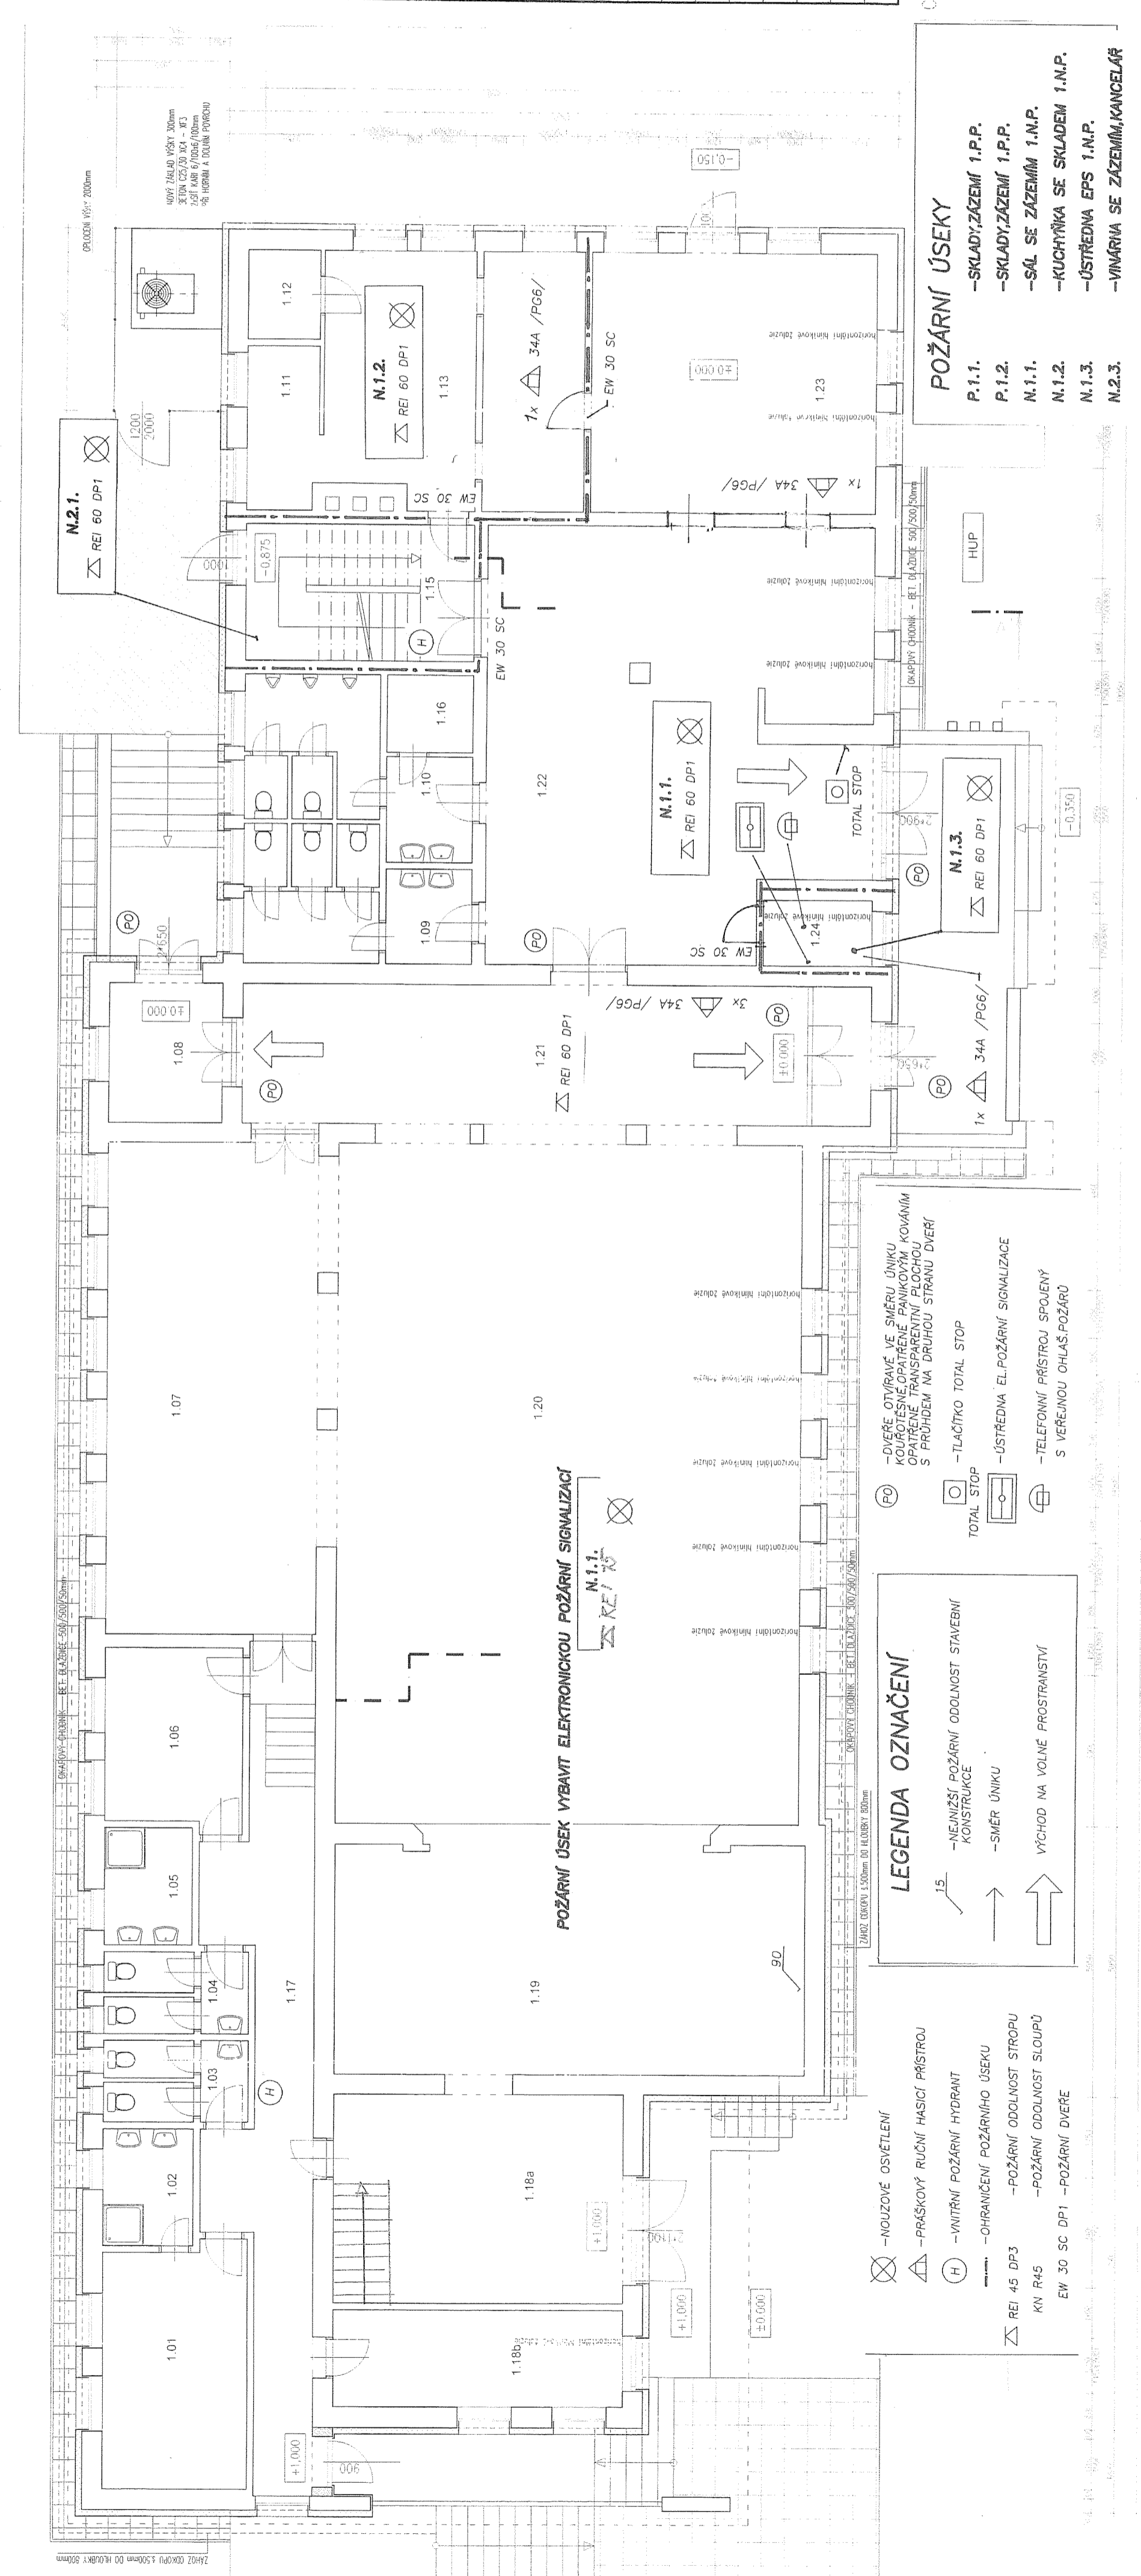

- LEGENDA OZNAČENÍ**
- ⊗ - NOUZOVÉ OSVĚTLENÍ
 - △ - PRAŠKOVÝ RUČNÍ HASIČÍ PŘÍSTROJ
 - ⊕ - VNITŘNÍ POŽÁRNÍ HYDRANT
 - ⊖ - OHRANIČENÍ POŽÁRNÍHO ÚSEKU
 - ⊞ - POŽÁRNÍ ODLIČNOST STROPU
 - ⊞ - POŽÁRNÍ ODLIČNOST SLOUPŮ
 - EW 30 SC DP1 - POŽÁRNÍ DVEŘE
- LEGENDA OZNAČENÍ**
- 15 - NEJNÍŽŠÍ POŽÁRNÍ ODLIČNOST STAVEBNÍ KONSTRUKCE
 - - SMĚR ÚNIKU
 - - VÝCHOD NA VOLNÉ PROSTRANSTVÍ
- POŽÁRNÍ ÚSEKY**
- P.1.1. - SKLADY, ZÁZEMÍ 1.P.P.
 - P.1.2. - SKLADY, ZÁZEMÍ 1.P.P.
 - N.1.1. - SÁL SE ZÁZEMÍM 1.N.P.
 - N.1.2. - KUCHYŇKA SE SKLADEM 1.N.P.
 - N.1.3. - ÚSTŘEDNA EPS 1.N.P.
 - N.2.3. - VNÁŘNA SE ZÁZEMÍM, KANCELÁŘ
- POŽÁRNÍ ÚSEKY**
- P.1.1. - SKLADY, ZÁZEMÍ 1.P.P.
 - P.1.2. - SKLADY, ZÁZEMÍ 1.P.P.
 - N.1.1. - SÁL SE ZÁZEMÍM 1.N.P.
 - N.1.2. - KUCHYŇKA SE SKLADEM 1.N.P.
 - N.1.3. - ÚSTŘEDNA EPS 1.N.P.
 - N.2.3. - VNÁŘNA SE ZÁZEMÍM, KANCELÁŘ

TABULKA MÍSTNOSTÍ 1.NP:

Číslo	Jméno	Plocha [m ²]	Poznámka
1.01	ŠATNA ŽENY	16,70	SDK PODHLED EI30
1.02	UMÝVÁRNA ŽENY	5,10	IMPREG. SDK PODHLED EI30
1.03	WC ŽENY	5,80	IMPREG. SDK PODHLED EI30
1.04	WC MUŽI	5,70	IMPREG. SDK PODHLED EI30
1.05	UMÝVÁRNA MUŽI	4,95	IMPREG. SDK PODHLED EI30
1.06	ŠATNA MUŽI	11,75	SDK PODHLED EI30
1.07	PŘEDSÁL	50,10	SDK PODHLED EI30
1.08	ZADVEŘI	7,65	SDK PODHLED EI30
1.09	WC ŽENY	12,95	
1.10	WC MUŽI	13,50	
1.11	SKLAD	3,10	
1.12	SKLAD	3,10	
1.13	KUCHYŇ	13,60	
1.14	CHODBA	6,50	
1.15	SCHODIŠTĚ	15,00	
1.16	ÚKLID	3,20	
1.17	CHODBA	34,00	
1.18	MANIPULAČNÍ SKLAD	43,50	SDK PODHLED EI30
1.19	JEVŠTĚ	57,20	SDK PODHLED EI30
1.20	SÁL	152,70	SDK PODHLED EI30
1.21	PŘEDSÁL	62,50	
1.22	VSTUPNÍ HALA	75,70	
1.23	SALÓNEK	43,75	
1.24	POKLADNA	3,40	

Celková plocha [m²]: 636,25

ZODP. PROJEKTANT	VYPRACOVAL	ING. JAROSLAV VANĚK
ING. VANĚK	ING. VANĚK	HORNÍ LIDČAVA 46 ICO 615 18 956
KRAJ:	Liberecký	STAV. ÚŘAD: Zákupy
INVESTOR:	město Zákupy, Borská 5, Zákupy	FORMÁT: 444
AKCE:	KULTURNÍ DŮM ZÁKUPY Nádražní 320 PASPORT BUDOVOY	MĚŘÍTKO: 1:100
OBŠAH:	PŮDORYS 1.N.P. - POŽÁRNÍ ŘEŠENÍ	DATAUM: 06/2017
		ÚČEL: PÁSP
		ČÍS. ZÁK.: 0617
		Č. VÝK.: PŘEČ. 1